

NOTAS:

1. La fuente de la información geográfica relacionada con las redes hidrosanitarias, es extraída del shape entregado por el acueducto al Instituto De Desarrollo Urbano (IDU) y el visor SIG de la empresa de Acueducto y Alcantarillado Combinado <https://www.acueducto.com.co/wassique1/VisorBaseEAB/>.
2. Plano elaborado con base a los planos record de la Red General de Suministro de Agua (RECORD_SUM_GENERAL.dwg) y Red General de Alcantarillado Combinado (PL_ALCCOMB_REDES_INTERNAS.dwg) en el portal del 20 De Julio del sistema Transmilenio.

CONVENCIONES


SUBTIPO	PROYECTADO	EXISTENTE
RED MATRIZ		
RED MENOR		
CANAL		
TUNEL		
POR RETIRAR		
CONSTRUIDAS POR OTROS		
LIMITE DE BARRIO O URBANIZACIONES		
LIMITE PROYECTO		
LOTES AFECTADOS SIN POSIBILIDAD DE SERVICIO		
VALVULAS DE SISTEMA SALIDA RED MATRIZ		
VÁLVULA VENTOSA		
VÁLVULA DE PURGA		
HIDRANTE TORRE		
HIDRANTE CAJA		
MACROMEDIDOR RM		
DOMICILIARIA		
CODO 90°		
CODO 45°		
CODO 22.5°		
CODO 11.25°		
CODO VERT. 11.25°		
REDUCCIÓN		
TAPÓN		
TEE		
UNIÓN		
EMPATE		
CRUZ		
DEFLEXIÓN DE 45°		
DEFLEXIÓN DE 90°		

COORDENADAS MEDIAS ESTACION DE TRANSFERENCIA - ALTERNATIVA 6
NORTE: 9651.456 m
ESTE: 9750.112 m

INFORMACIÓN DE REFERENCIA

COORDENADAS PLANAS CARTESIANAS MAGNA SIRGAS - BOGOTÁ-2011	
Sistema de Referencia	MAGNA - SIRGAS
Elipsoide	GRS80 - WGS84
Proyección	Transversal Mercator
Coordenadas Geográficas	4° 40' 49.750" N 74° 08' 47.730" W
Falso Norte	109320.965 m
Falso Este	92334.879 m
Factor de Escala	1.00039980
Plano de Proyección	2550 m.s.n.m.
EQUIDISTANCIA DE CURVAS DE NIVEL	2.0 m.

NOMBRE	COORDENADAS GEOGRÁFICAS WGS84 ÉPOCA IGAC 2018.0			COORDENADAS MAGNA SIRGAS CARTESIANAS BOGOTÁ 2011		ALTURA ORTOMÉTRICA EGM2008	ALTURA GEOMÉTRICA NIVEL DE PRECISIÓN
	LATITUD WGS84 dd°mm'ss.s"	LONGITUD WGS84 dd°mm'ss.s"	ALTURA ELIPSOIDAL WGS84	NORTE (m)	ESTE (m)	ELEVACIÓN (m.s.n.m)	ELEVACIÓN (m.s.n.m)
BOGA	4°38'19.25771"N	74°4'47.81869"W	2609,779	104696,764	99732,255	2583,558	N/A
BOGT	4°38'24.26878"N	74°4'51.38286"W	2576,232	104850,742	99622,343	2550,027	N/A
4-BGT	N/A	N/A	N/A	N/A	N/A	N/A	2575,783

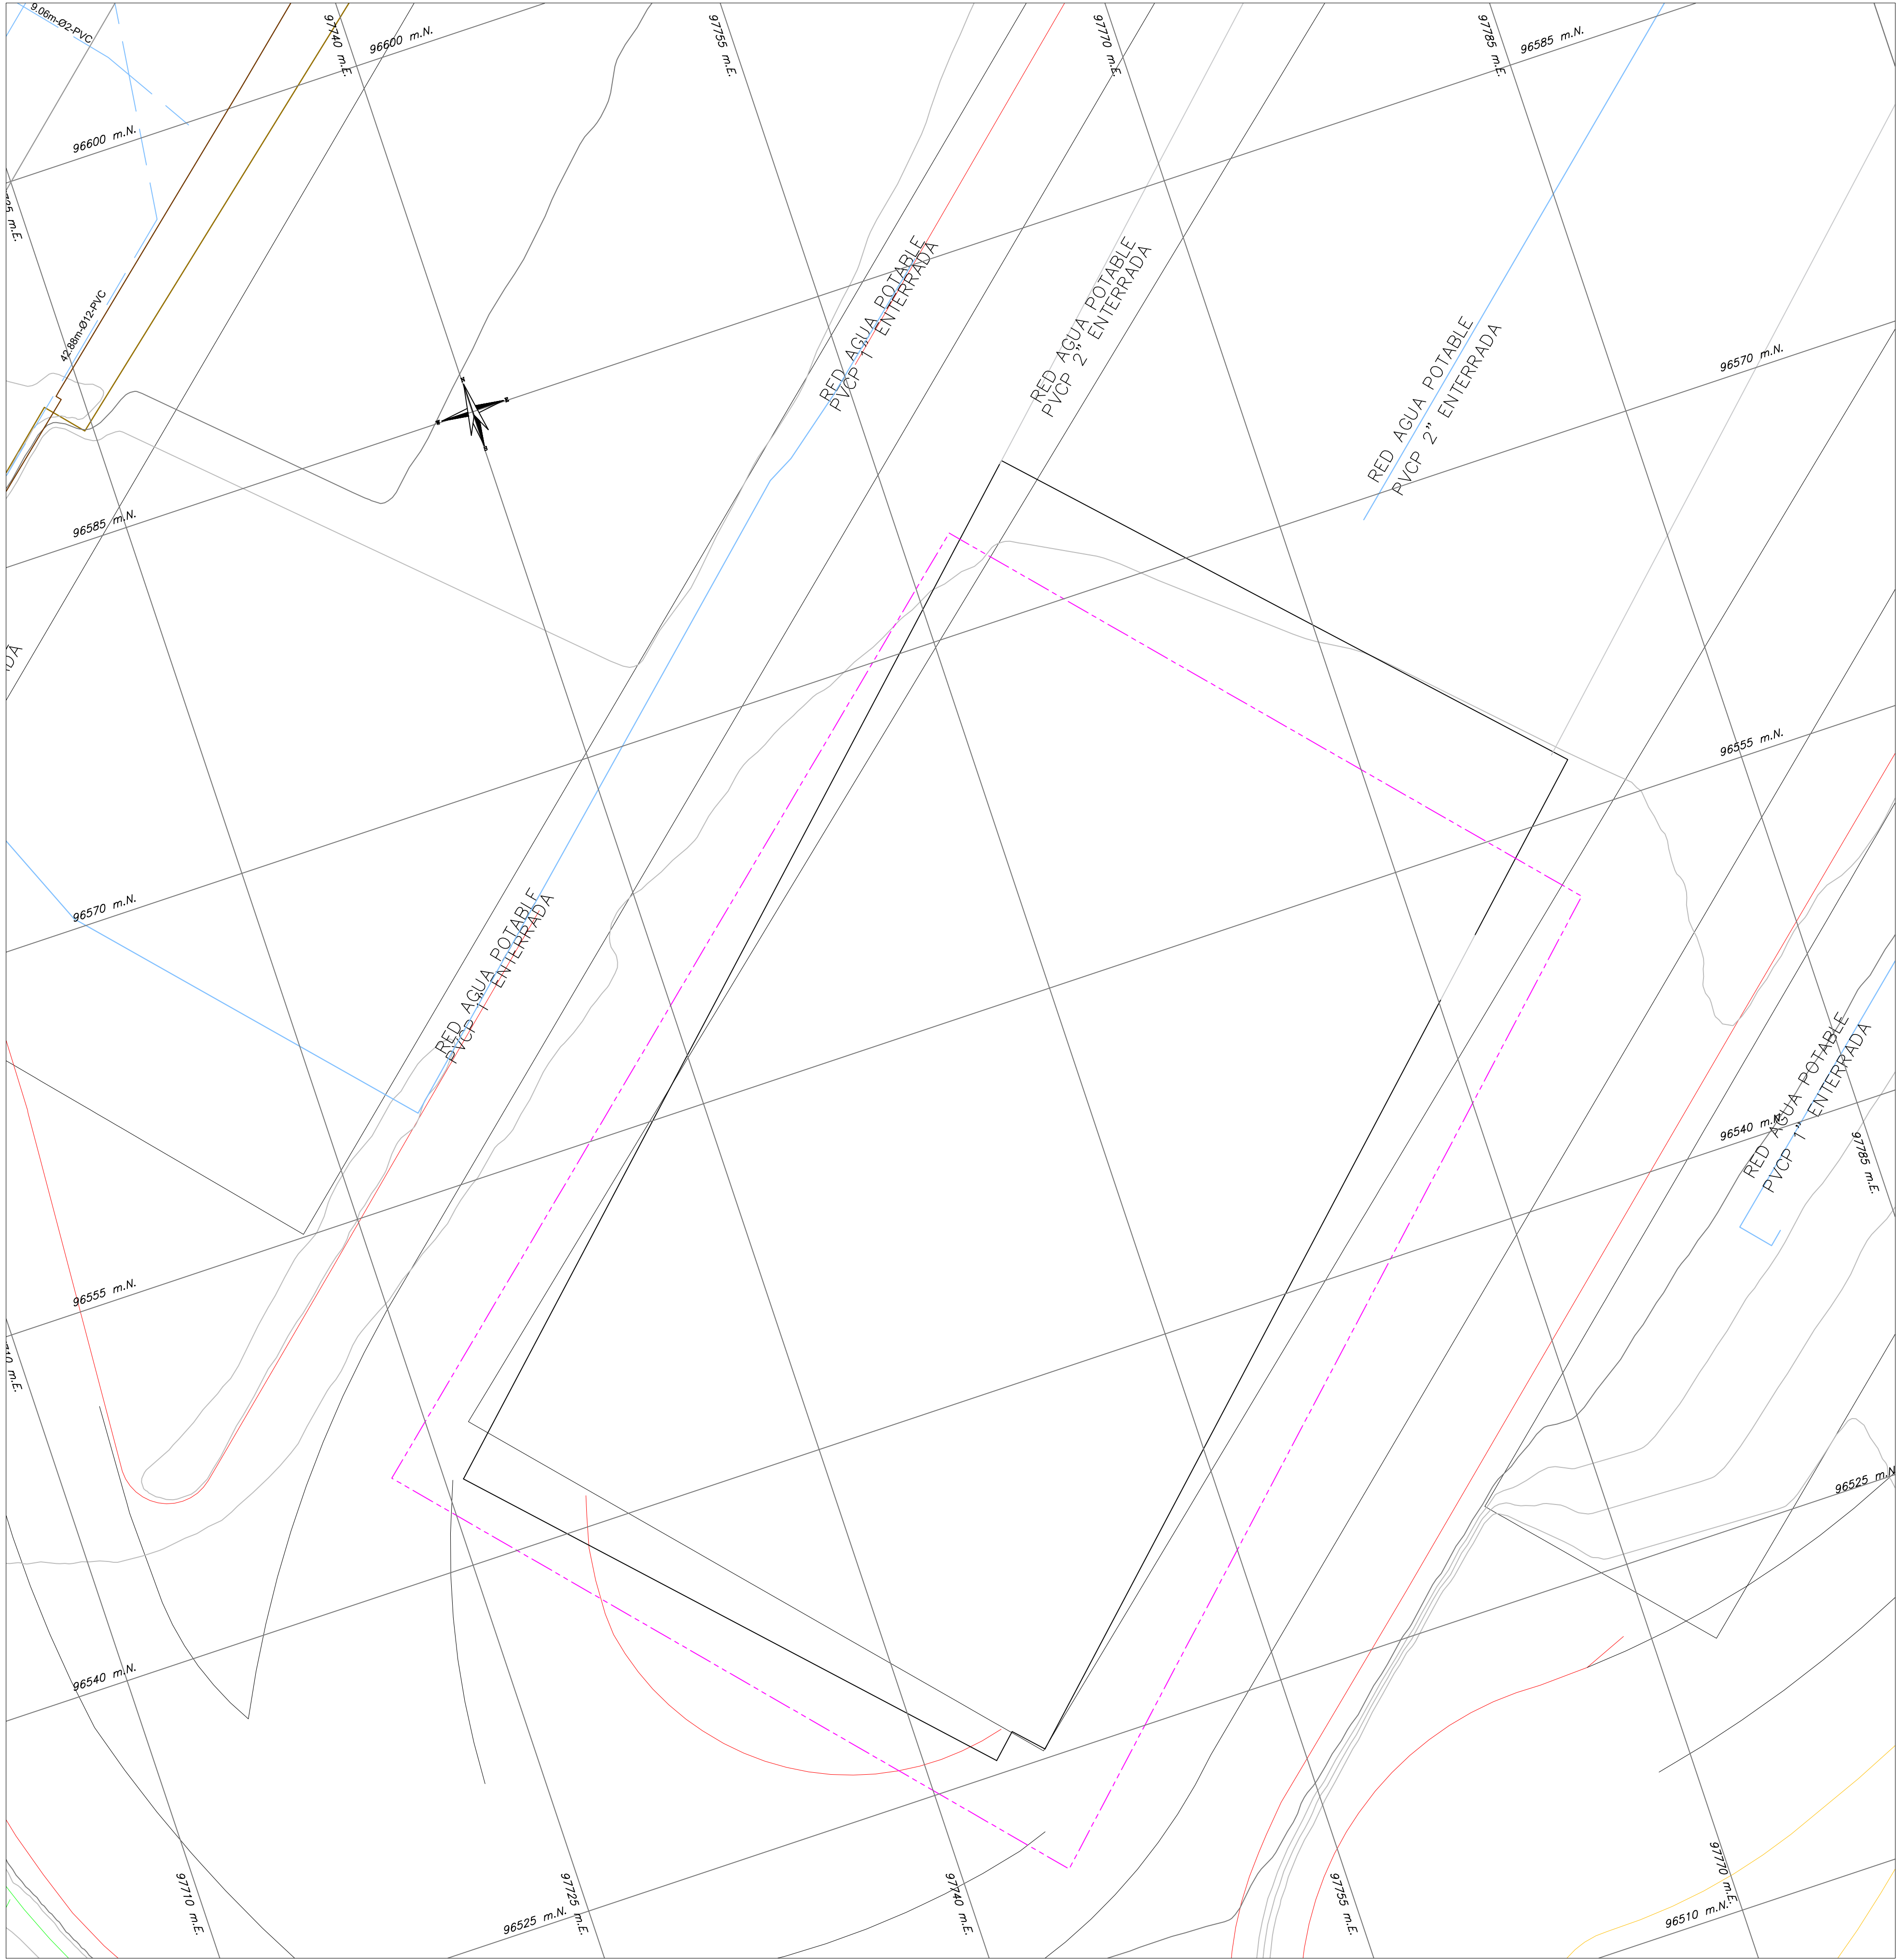

PLANTA GENERAL
ESCALA: 1:150



INSTITUTO DE DESARROLLO URBANO
Alcaldía Mayor
Bogotá D.C.

CONSULTOR:

CONTRATO N° IDU-1630 de 2020

DIRECTOR DE PROYECTO:
ING. MARIO ERNESTO VACCA GAMEZ
Mot.: 01193-0224
DISEÑADOR:
ING. ADELINO GARCIA
Mot.: 2520233582 CND

INTERVENTORIA


CONTRATO N° IDU-1673 de 2020

DIRECTOR DE INTERVENTORIA:
ING. OSCAR ANDRÉS RICO GÓMEZ
Mot.: 25202-129453-CND
APROBO:
ING. CAMILO A. ROJAS ROYOS
Mot.: 25202-184712 CND

SUPERVISOR IDU:
MARÍA CONSTANZA GARCÍA ALCÁSTRO
DIRECCIÓN TÉCNICA DE PROYECTOS

MODIFICACIONES
I. Primera unidad: 04 de Mayo 2021
II. Observaciones Interventoría ISC-CÁ-P1580 225 21 de Mayo 2021
III. Observaciones Interventoría ISC-CÁ-P1580 291 23 de Junio 2021
IV. Observaciones Interventoría ISC-CÁ-P1580 434 18 de octubre 2021
V. Observaciones IDU DTP-20212251824431 07 de diciembre 2021
VI
VII
VIII

FECHA:
21 de Mayo 2021
23 de Junio 2021
18 de octubre 2021
07 de diciembre 2021

PROYECTO:
"ACTUALIZACIÓN, AJUSTES Y COMPLEMENTACIÓN DE LA FACTIBILIDAD Y LOS ESTUDIOS Y DISEÑOS DEL CABLE AÉREO EN SAN CRISTÓBAL, EN BOGOTÁ D.C."

CONTIENE:
LOCALIZACIÓN GENERAL
RED DE ACUEDUCTO ESTACION DE TRANSFERENCIA
ALTERNATIVA 6 ZONA 20 DE JULIO

LOCALIDAD:
SAN CRISTÓBAL

ESCALA:
1:150

FACTIBILIDAD
REFERENCIA:
BASE-IDU-1630-2020
ARCHIVO CAD:
ARCHIVO LAYOUT:
FECHA TERMINACIÓN OBRA:
ENERO DE 2022
FECHA ELABORACIÓN PLANO:
JULIO DE 2021

PLANCHA No.
FARHRE06
DE
38
CONSECUTIVO:
307