


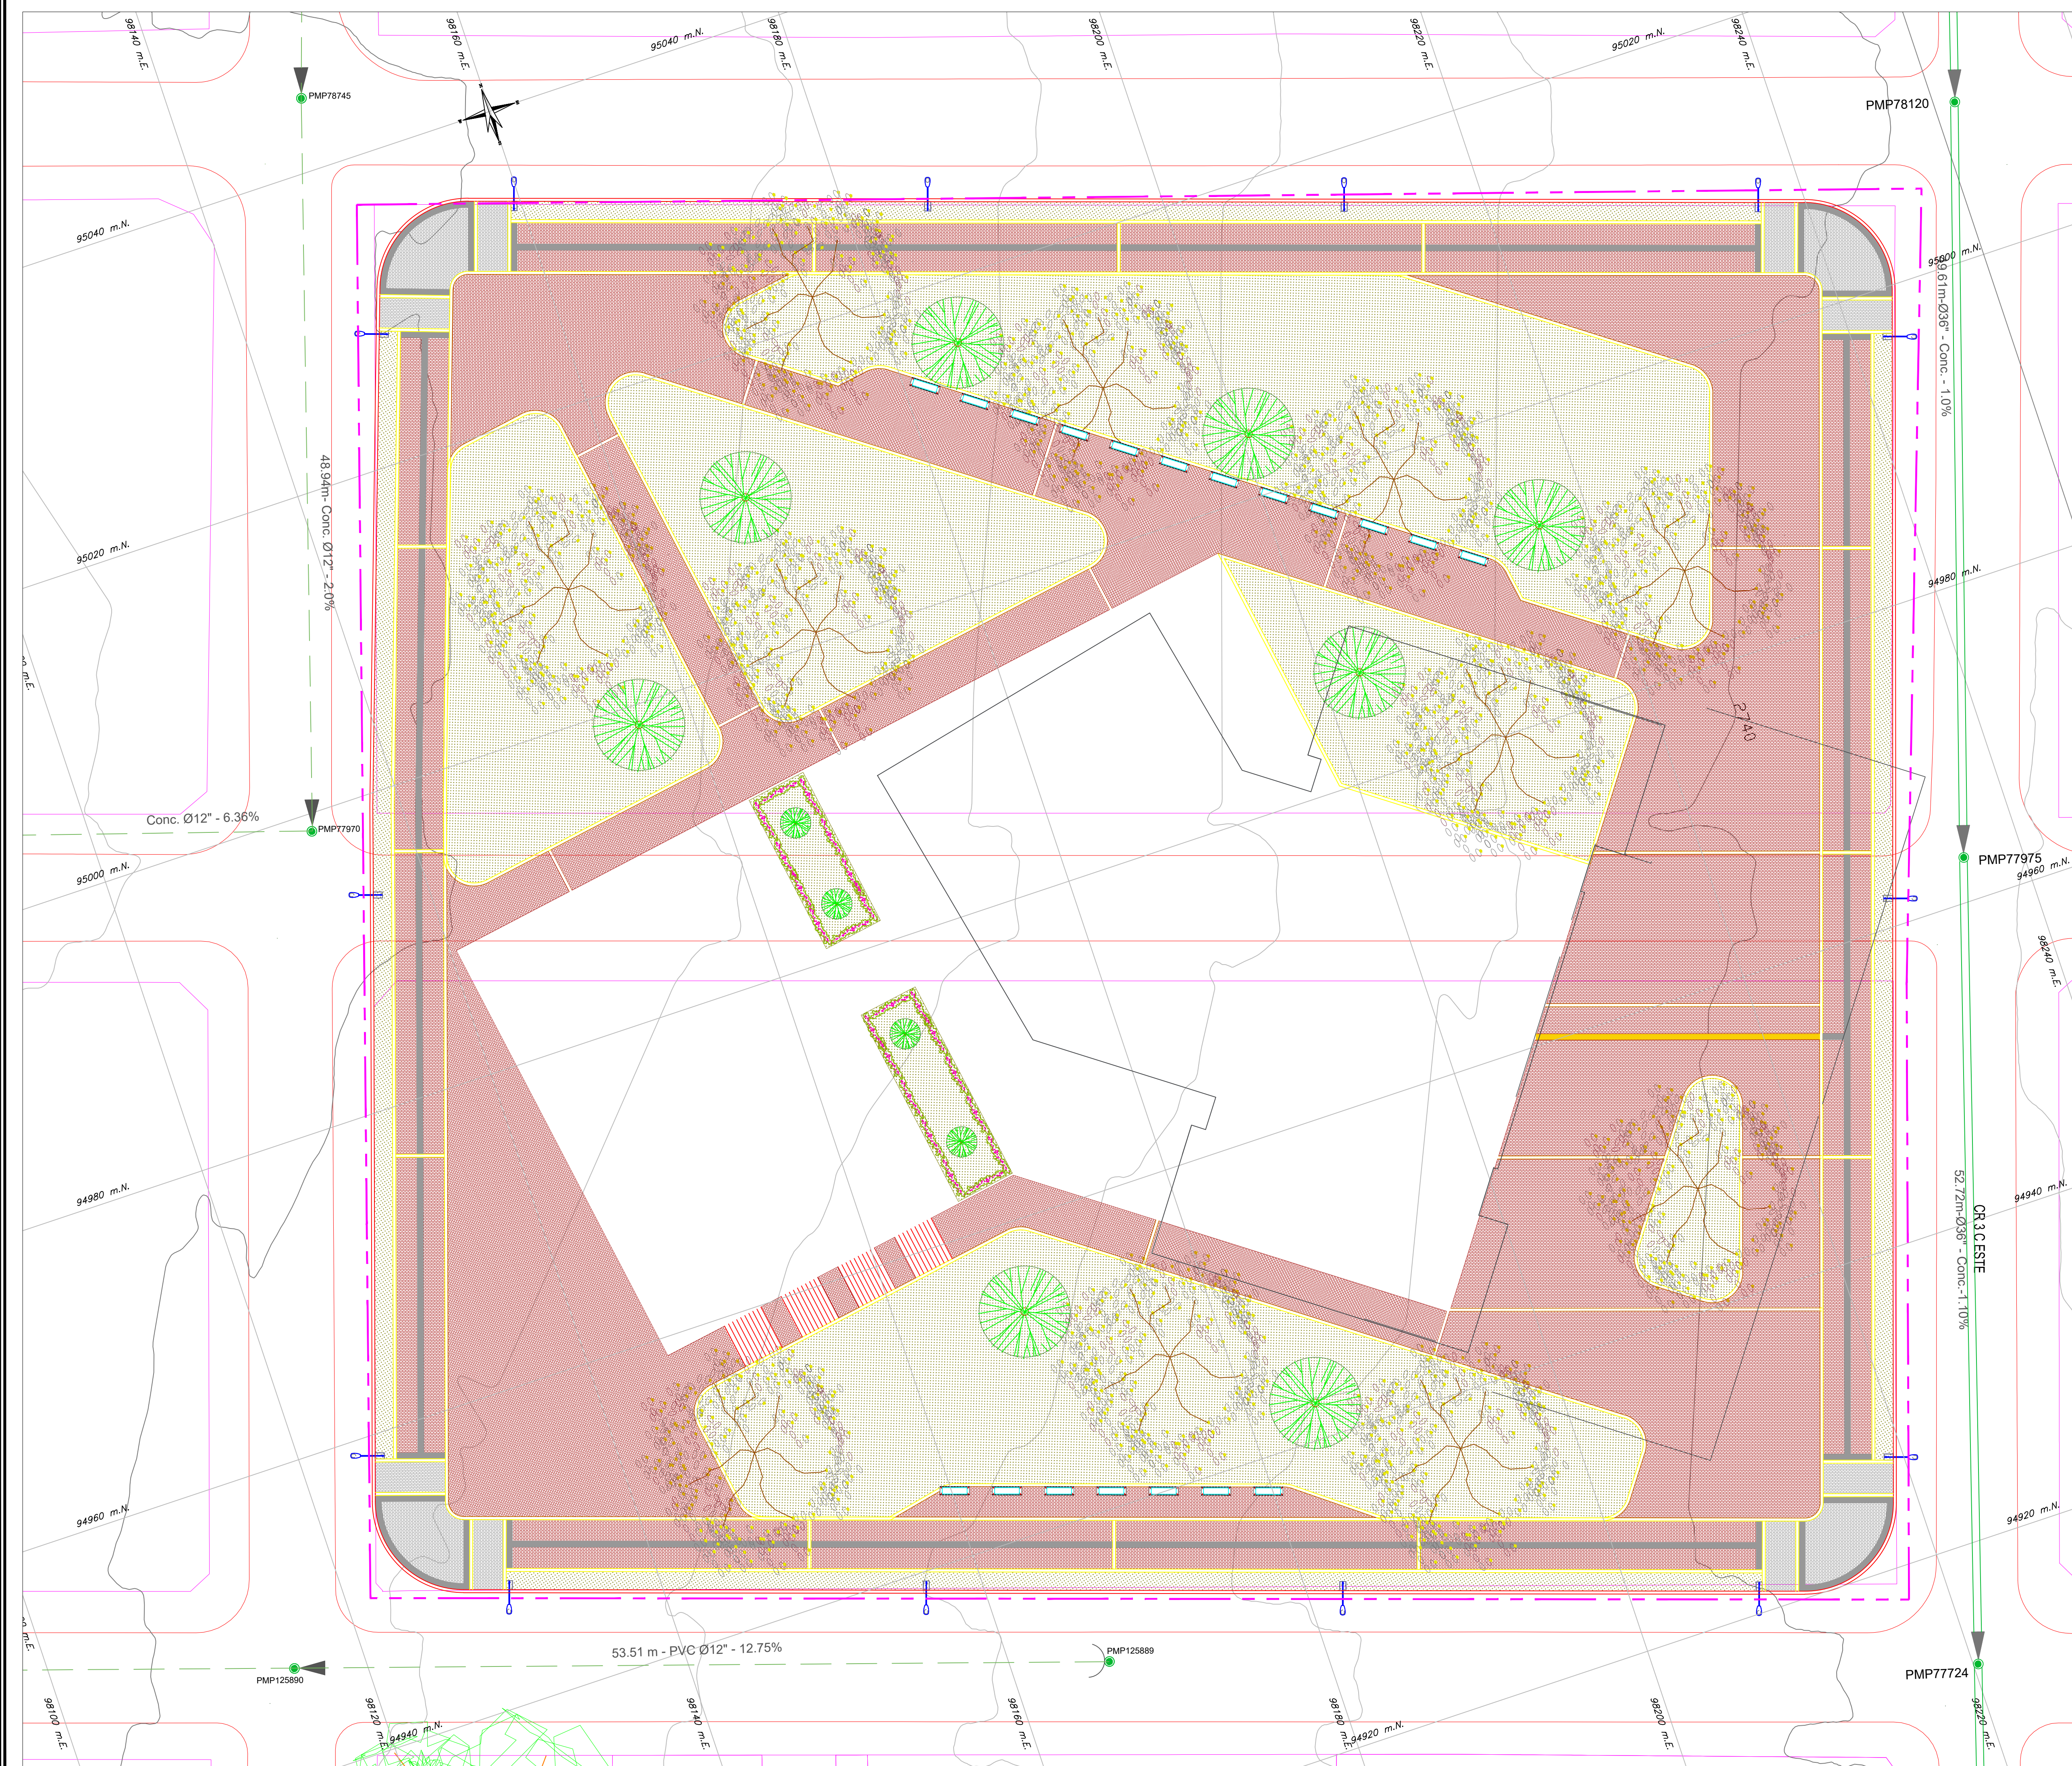

PLANTA GENERAL
ESCALA: 1:200

NOTAS:

- La fuente de la información geográfica relacionada con las redes hidrosanitarias, es extraída del shape entregado por el acueducto al Instituto De Desarrollo Urbano (IDU) y el visor SIG de la empresa de Acueducto y Alcantarillado de Bogotá <https://www.acueducto.com.co/wassique1/VisorBaseEAB/>.
- Plano elaborado con base a los planos record de la Red General de Suministro de Agua (RECORD_SUM_GENERAL.dwg) y Red General de Alcantarillado Combinado (PL_ALCCOMB_REDES_INTERNAS.dwg) en el portal del 20 De Julio del sistema Transmilenio.

CONVENCIONES

	EXISTENTE	PROYECTADO
POZO INSPECCIÓN SANITARIO/COMBINADO	●	⊙
POZO INSPECCIÓN	●	⊙
COLECTOR COMBINADO	—	—
COLECTOR SANITARIO	—	—
INTERCEPTOR COMBINADO	—	—
INTERCEPTOR PLUVIAL	—	—
INTERCEPTOR SANITARIO	—	—

SUBTIPO	DESCRIPCION
AREA DE DRENAJE	—
CUNETAS	—
PONDALJE	—
LIMITE DEL PROYECTO	—
INTERFERENCIAS	—

COORDENADAS MEDIAS ESTACION INTERMEDIA - ALTERNATIVA 1 NORTE: 9977.641 m ESTE: 98163.741 m

INFORMACIÓN DE REFERENCIA

COORDENADAS PLANAS CARTESIANAS
MAGNA SIRGAS - BOGOTÁ-2011

Sistema de Referencia
Elipsoidal
Proyección
Coordenadas Geográficas
Falso Norte
Falso Este
Factor de Escala
Plano de Proyección
EQUIDISTANCIA DE CURVAS DE NIVEL

MAGNA - SIRGAS
GRS80 = WGS84
Transversal Mercator
4° 40' 48.730" N
74° 00' 47.730" W
109320.965 m
92334.879 m
1.00039980
2550 m.s.n.m.
2.0 m.

NOMBRE	COORDENADAS GEOGRÁFICAS WGS84 ÉPOCA IGAC 2018.0			COORDENADAS MAGNA SIRGAS CARTESIANAS BOGOTÁ 2011		ALTURA ORTOMÉTRICA EGM2008	ALTURA GEOMÉTRICA NIVEL DE PRECISIÓN
	LATITUD WGS84 dd°mm'ss.s"	LONGITUD WGS84 dd°mm'ss.s"	ALTURA ELIPSOIDAL WGS84	NORTE (m)	ESTE (m)	ELEVACIÓN (m.s.n.m)	ELEVACIÓN (m.s.n.m)
BOGA	4°38'19.25771"N	74°4'47.81869"W	2609,779	104696,764	99732,255	2583,558	N/A
BOGT	4°38'24.26878"N	74°4'51.38286"W	2576,232	104850,742	99622,343	2550,027	N/A
4-BGT	N/A	N/A	N/A	N/A	N/A	N/A	2575,783

 INSTITUTO DE DESARROLLO URBANO Alcaldía Mayor Bogotá D.C.	 CONSORCIO CS CONTRATO N° IDU-1630 de 2020	DIRECTOR DE PROYECTO: ING. MARIO ERNESTO VACCA GÁMEZ Mot.: 01193-0224 DISEÑADOR: ING. ADELINO GARCÍA Mot.: 2520233582 CND	INTERVENTORIA Ardanuy IVICSA INGENIEROS CONSULTORES CONTRATO N° IDU-1673 de 2020	DIRECTOR DE INTERVENTORIA: ING. OSCAR ANDRÉS RICO GÓMEZ Mot.: 25202-129453-CND APOBO: ING. CAMILO A. ROJAS ROYOS Mot.: 25202-184712 CND	SUPERVISOR IDU: MARÍA CONSTANZA GARCÍA ALCÁSTOR DIRECCIÓN TÉCNICA DE PROYECTOS	MODIFICACIONES I. Primeros cambios II. Observaciones Interventoría ISC-CÁ-P1580 225 III. Observaciones Interventoría ISC-CÁ-P1580 291 IV. Observaciones Interventoría ISC-CÁ-P1580 434 V. Observaciones IDU DTP-20212251824431 VI VII VIII	FECHA: 04 de Mayo 2021 21 de Mayo 2021 23 de Junio 2021 18 de octubre 2021 07 de diciembre 2021	PROYECTO: "ACTUALIZACIÓN, AJUSTES Y COMPLEMENTACIÓN DE LA FACTIBILIDAD Y LOS ESTUDIOS Y DISEÑOS DEL CABLE AÉREO EN SAN CRISTÓBAL, EN BOGOTÁ D.C."	CONTIENE: LOCALIZACIÓN GENERAL RED DE ALCANTARILLADO PLUVIAL ESTACION INTERMEDIA ALTERNATIVA 1 ZONA LA VICTORIA	LOCALIDAD: SAN CRISTÓBAL	ESCALA: 1:200	FACTIBILIDAD	
												REFERENCIA: BASE-IDU-1630-2020 ARCHIVO CAD: FARHRE09.dwg ARCHIVO LAYOUT: FARHRE10 FECHA TERMINACIÓN OBRA: ENERO DE 2022 FECHA ELABORACIÓN PLANO: JULIO DE 2021	PLANCHA No. FARHRE10 DE 38 CONSECUTIVO: 311